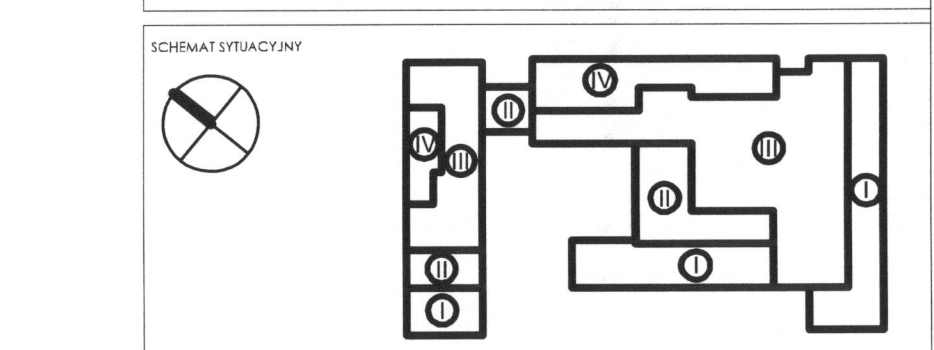
[illegible]

ADRES INWESTYCJI	Ul. Nowoursynowska 159, 02-787 Warszawa dz.nr ewid. 146513_08 działka Użytków obieg ewidencyjny 1-10-12 dz. 114/2
INWESTOR	Szkoła główna Gospodarstwa Wiejskiego w Warszawie, Ul. Nowoursynowska 166, 02-787 Warszawa

BRANŻA	ELEKTRYCZNA
PROJEKTANT	mgr inż. Michał Śmiełski nr upr. LDO/1439/PWOE/10
SPRAWDZAJĄCY	mgr inż. Radosław Skowron nr upr. LDO/0024/PBE/16

Nazwa rysunku Nazwa dokumentu		RZUT KONDYGNACJI TECHNICZNEJ INSTALACJE ELEKTRYCZNE 1912_PB_EL_01_20_05	
II Dł/4	Skala 1:100	Data 06.2020	Prowadzący FIEWIJA