



DACH TECHNICZNY

Legenda kolorów dla typu mocowania
Brak mocowania
Mocowanie bez profilu (sztywne)
Mocowanie konwencjonalne (kielich kompensacyjny)

Legenda symboli

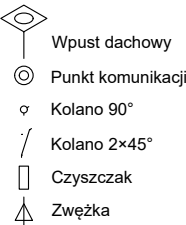

Legenda asortymentu
Geberit PE

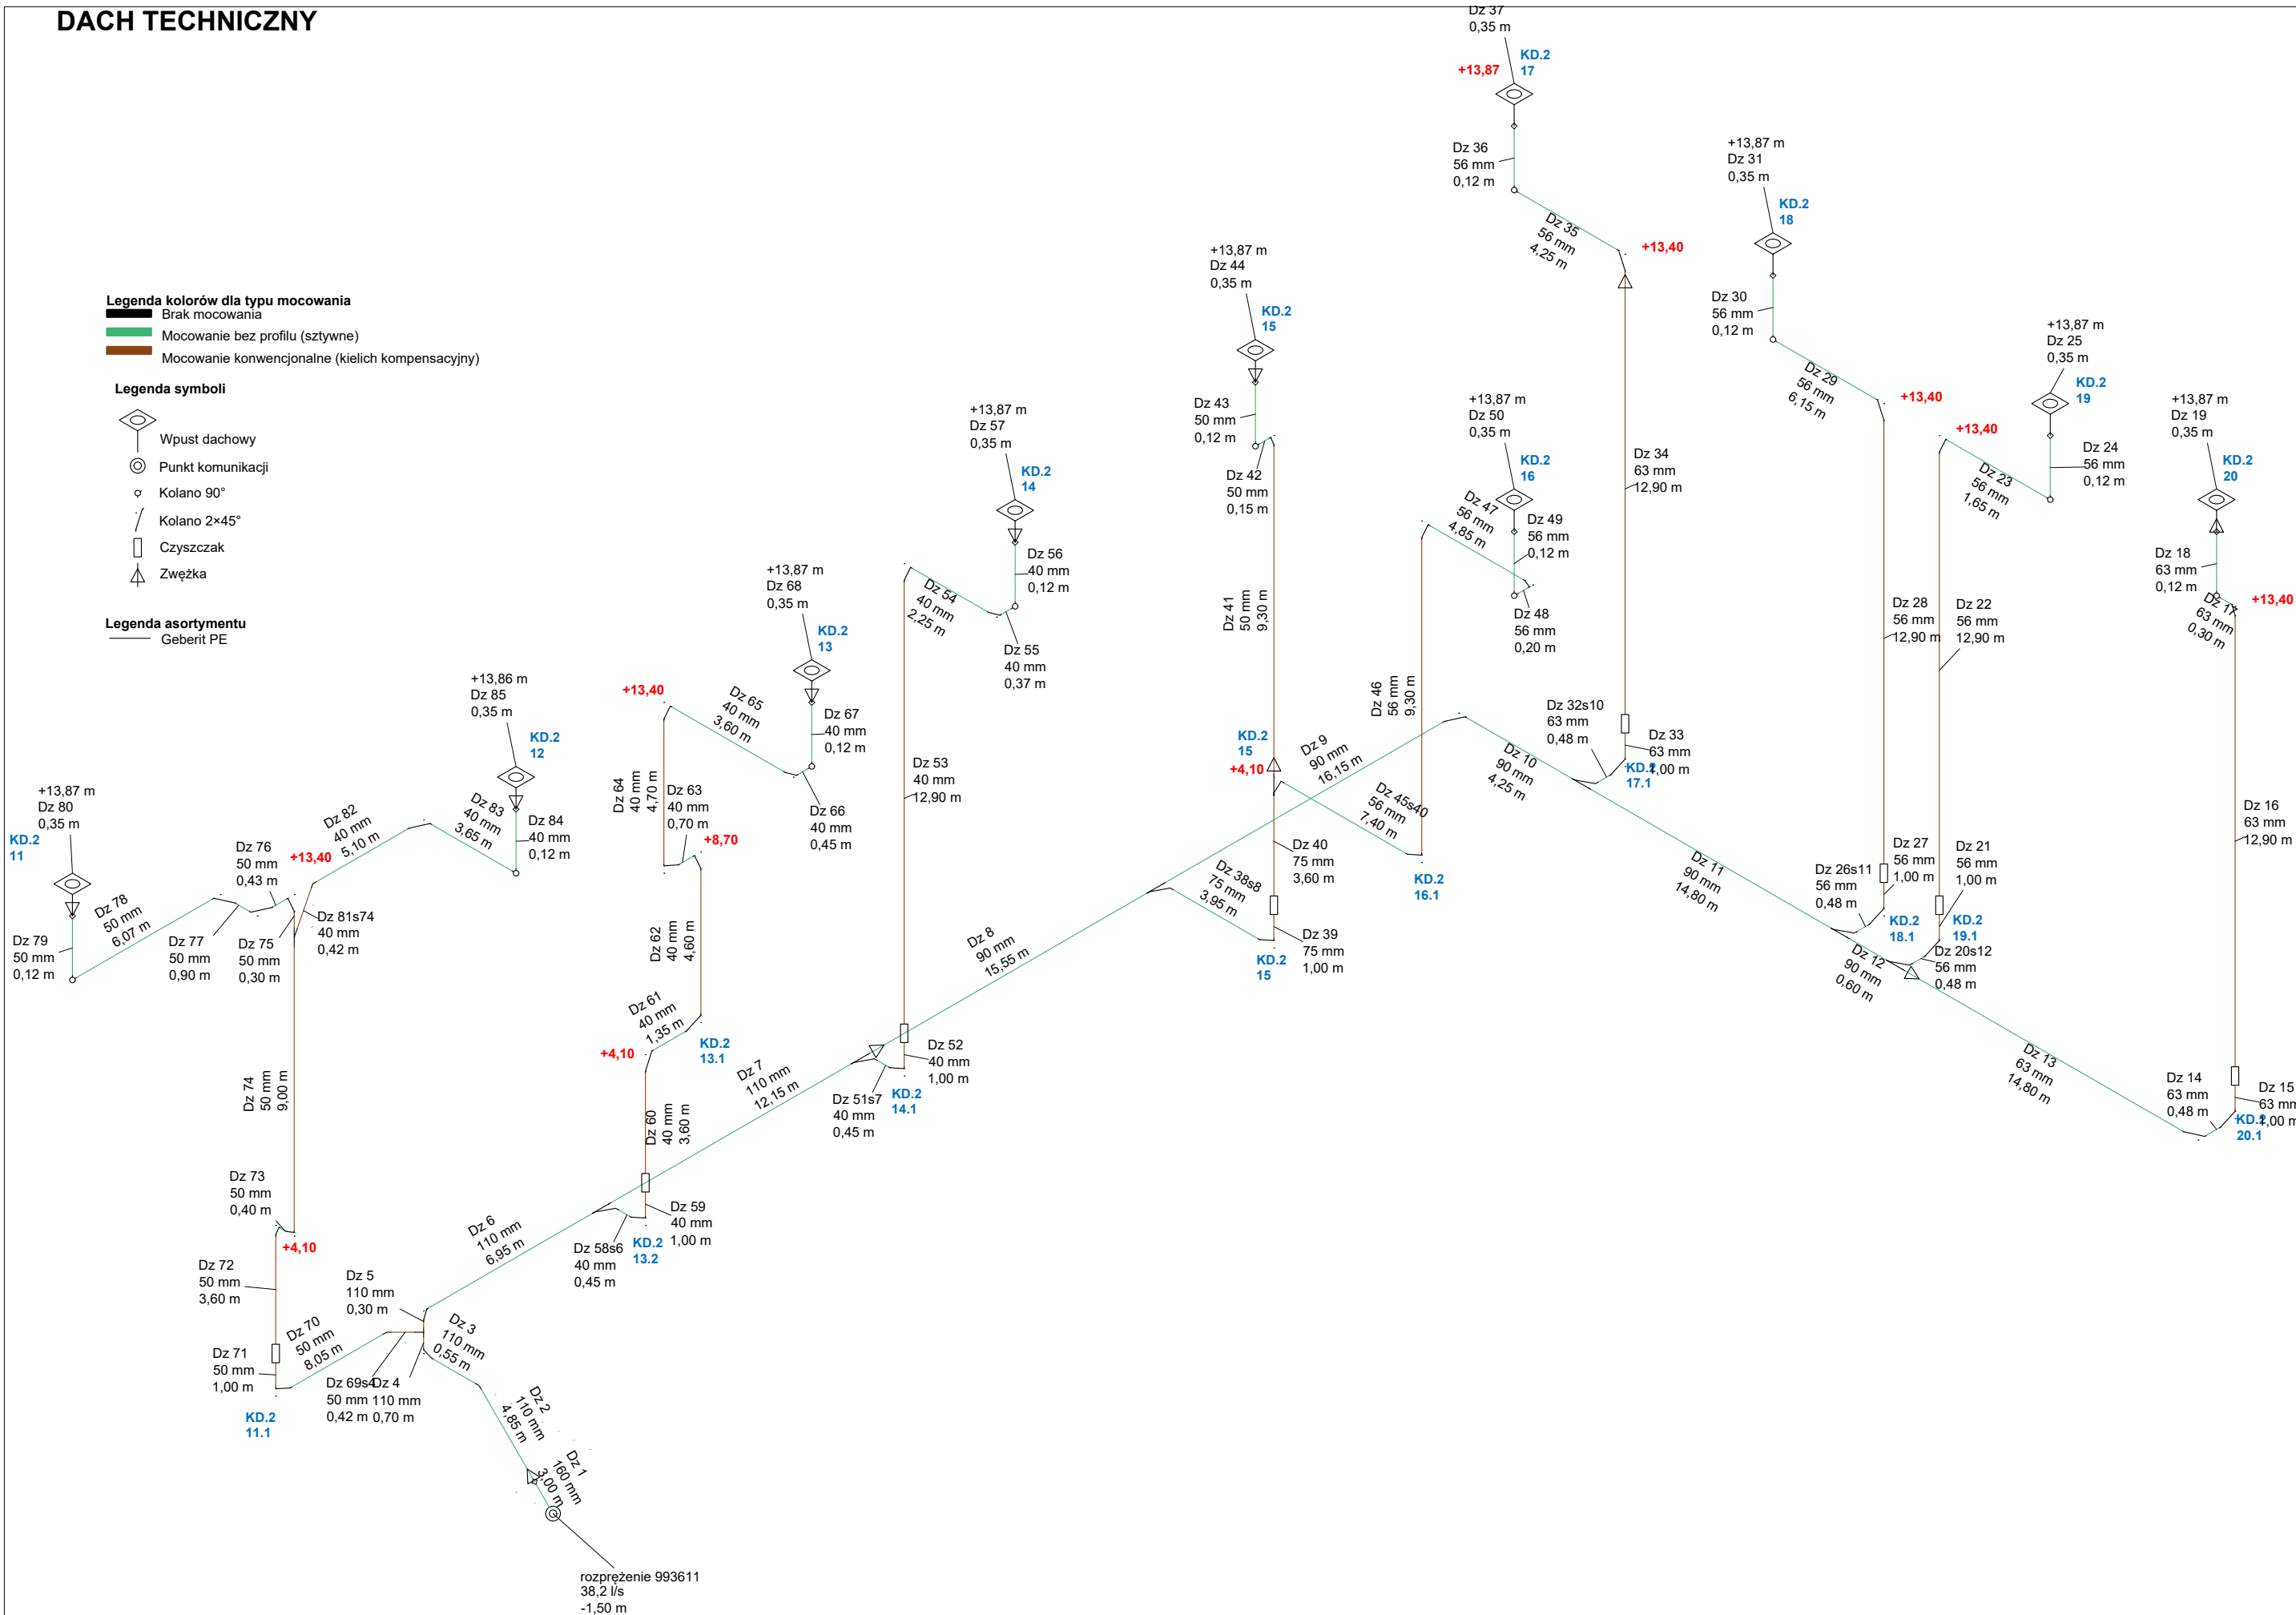

UWAGI:
POWYŻSZE RYSUNKI MOGĄ BYĆ WYKORZYSTANE TYLKO I WYŁĄCZNIE JAKO PROJEKT KONCEPCYJNY. NA ETAPIE REALIZACJI WSZELKIE PRACE I DECYZJE, DOTYCZĄCE ROZWIĄZAŃ TECHNICZNYCH, MATERIAŁOWYCH I ŁOŚCIOWYCH (W TYM WSZYSTKIE DOMIARY) MOGĄ BYĆ PODEJMOWANE TYLKO I WYŁĄCZNIE NA PODSTAWIE DOKUMENTACJI WYKONAWCZEJ.


NINIEJSZY PROJEKT (UTW ÓR ARCHITEKTONICZNY) STANOWI NIEPOWTAZALN Ą DOKUMENTACJ Ę PRZEWIDZIAN Ą DO REALIZACJI Z ZACHOWANIEM PRZEPIS ÓW PRAWA AUTORSKIEGO PRZYSŁUGUJ ĄCEGO PROJEKTANTOWI ZGODNIE Z USTAW Ą O PRAWIE AUTORSKIM Z 1994 ROKU (DZ.U. Nr 24 poz.83).
WSZELKIE ZMIANY W PROJEKCIE I NA ETAPIE REALIZACJI MUSZ Ą BY Ć WCZEŚNIEJ SKONSULTOWANE I ZAAKCEPTOWANE PRZEZ PROJEKTANTA. POWIELANIE I ROZPOWSZECHNIANIE JEST DOZWOŁONE TYLKO DO CEL ÓW REALIZACJI NINIEJSZEGO PROJEKTU. W POZOST ĄŁYCH PRZYPADKACH JEST ZABRONIONE.

W RAZIE JAKICHKOLWIEK NIEZGODNOŚCI NALEŻY SKONSULTOWA Ć SIE Z PROJEKTANTAMI. EWENTUALNE WADY PROJEKTOWE I KOORDYNACYJNE NALEŻY PRZEDSTAWI Ć NADZOROWI AUTORSKIEMU .

PROJEKT ARCHITEKTONICZNY ROZPATRYWA Ć RAZEM Z PROJ. KONSTRUKCYJNYM ORAZ PROJEKTAMI POSZCZEG ÓŁNYCH BRANŻ INSTALACYJNYCH.
LOKALIZACJA PIONÓW WOD-KAN., GRZEJNIKÓW PRZEBI Ć KONSTRUKCYJNYCH, TRAS KABŁOWYCH ETC. WG. PROJEKTÓW BRANŻOWYCH. W PRZYPADKU NIEZGODNOŚCI Z PROJ. ARCH. POWIADOMI Ć PROJEKTANTA.

WYMIARY ORAZ IŁOŚCI SPRAWDZI Ć W NATURZE. W PRZYPADKU NIEZGODNOŚCI Z RYSUNKAMI POWIADOMI Ć PROJEKTANTÓW.

SCHEMAT SYTUACYJNY

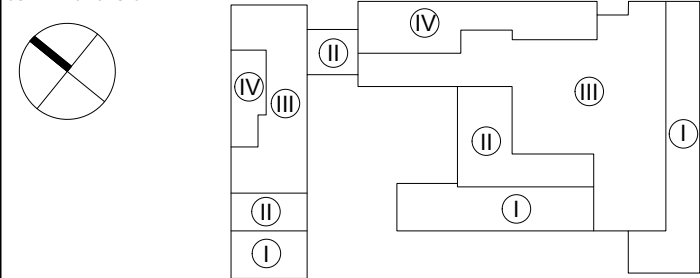

FAZA	PROJEKT WYKONAWCZY	
TYTUŁ	Budowa budynku laboratoryjno - dydaktycznego wraz z zapleczem technicznym i infrastruktur Ą towarzysz Ąc Ą, ci Ągami komunikacyjnymi i zagospodarowaniem terenu	
ADRES INEWSTYCJI	Ul. Nowoursynowska 159, 02-787 Warszawa dz.nr e. 146513_08 dzielnica Ursynów obr ěb ewidencyjny 1-10-12 dz. 114/2	
INWESTOR	Szkola główna Gospodarstwa Wiejskiego w Warszawie, Ul.Nowoursynowska 166, 02-787 Warszawa	

JEDNOSTKA PROJEKTOWA	BBC BBC Best Building Consultants Sp. z o.o. Sp.k Al. Jerozolimskie 155 02-326 Warszawa e-mail: biuro@bbconsultants.pl	
----------------------	-----------------------------------------------------------------------------------------------------------------------------------------------	--

BRANŻA	INSTALACJE SANITARNE	
PROJEKTANT	Mariusz Słowiński LOD/2686/PWOS/15	
SPRAWDZAJ ĄCY	Eur Ing mgr inż. Piotr Ściegienka LOD/0479/POOS/06	
OPRACOWANIE	mgr inż. Małgorzata Rowińska mgr inż. Aleksandra Bugała mgr inż. Maciej Parada	

NAZWA RYSUNKU Schemat instalacji kanalizacji deszczowej cz.2			
NAZWA DOKUMENTY 1912_PB_WK.CO_01_20_00.KAN			
TOM II	SKALA 1:100/100	DATA 08.2020	REWIZJA 00