


UWAGI:
POWYŻSZE RYSUNKI MOGĄ BYĆ WYKORZYSTANE TYLKO I WYŁĄCZNIE JAKO PROJEKT KONCEPCYJNY. NA ETAPIE REALIZACJI WSZELKIE PRACE I DECYZJE, DOTYCZĄCE ROZWIĄZAŃ TECHNICZNYCH, MATERIAŁOWYCH I ILOŚCIOWYCH (W TYM WSZYSTKIE DOMIARY) MOGĄ BYĆ PODEJMOWANE TYLKO I WYŁĄCZNIE NA PODSTAWIE DOKUMENTACJI WYKONAWCZEJ.

NINIEJSZY PROJEKT (UTW ÓR ARCHITEKTONICZNY) STANOWI NIEPOWTARZALN Ą DOKUMENTACJ Ę PRZEWIDZIAN Ą DO REALIZACJI Z ZACHOWANIEM PRZEPIS ÓW PRAWA AUTORSKIEGO PRZYS ŁUGUJ ĄCEGO PROJEKTANTOWI ZGODNIE Z USTAW Ą O PRAWIE AUTORSKIM Z 1994 ROKU (DZ.U. Nr 24 poz.83).
WSZELKIE ZMIANY W PROJEKCIE I NA ETAPIE REALIZACJI MUSZ Ą BY Ą W CZ ĘŚNIEJ SKONSULTOWANE I ZAACEPTOWANE PRZ ĘZ PROJEKTANTA. POWIELANIE I ROZPOWSZECHNIANIE J ĘST DOZWOLONE TYLKO DO CEL ÓW REALIZACJI NINIEJSZEGO PROJEKTU. W POZOST Ą ŁYCH PRZYPADKACH J ĘST ZABRONIONE.

W RAZIE JAKICHKOLWIEK NIEZGODNOŚCI NALEŻY SKONSULTOWA Ą SI Ę Z PROJEKTANTAMI. EWENTUALNE WADY PROJEKTOWE I KOORDYNACYJNE NALEŻY PRZEDSTAWI Ą NADZOROWI AUTORSKIEMU .

PROJEKT ARCHITEKTONICZNY ROZPATRYWA Ą RAZEM Z PROJ. KONSTRUKCYJNYM ORAZ PROJEKTAMI POSZCZEG ÓŁNYCH BRANŻ INSTALACYJNYCH.
LOKALIZACJA PIONÓW WOD-KAN., GRZEJNIKÓW PRZEBI Ą KONSTRUKCYJNYCH, TRAS KABŁOWYCH ETC. WG. PROJEKTÓW BRANŻOWYCH. W PRZYPADKU NIEZGODNOŚCI Z PROJ. ARCH. POWIADOMI Ą PROJEKTANTA.

WYMIARY ORAZ ILOŚCI SPRAWDZI Ą W NATURZE. W PRZYPADKU NIEZGODNOŚCI Z RYSUNKAMI POWIADOMI Ą PROJEKTANTÓW.

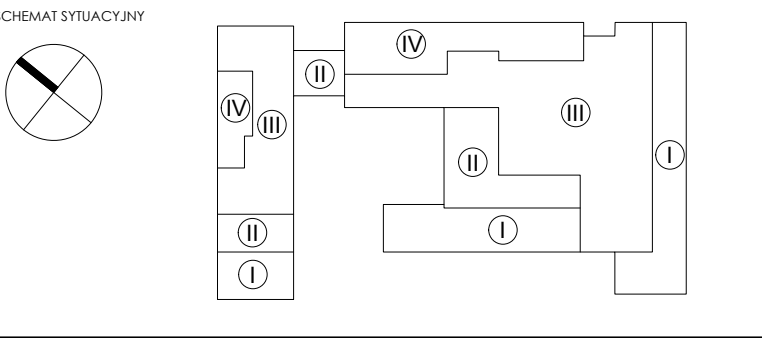

| | | |
|----------------------|---|--|
| FAZA | PROJEKT WYKONAWCZY | |
| TYTUŁ | Budowa budynku laboratoryjno - dydaktycznego wraz z zapleczem technicznym i infrastruktur Ą towarzysz Ąc Ą, ci Ągami komunikacyjnymi i zagospodarowaniem terenu | |
| ADRES INEWSTYCJI | Ul. Nowoursynowska 159, 02-787 Warszawa dz.nr e. 146513_08 dzielnica Ursynów obr Ęb ewidencyjny 1-10-12 dz. 114/2 | |
| INWESTOR | Szkoła g łówna Gospodarstwa Wiejskiego w Warszawie, Ul.Nowoursynowska 166, 02-787 Warszawa | |
| JEDNOSTKA PROJEKTOWA | <div><div><div>BBC</div><div>BEST BUILDING CONSULTANTS</div></div><div>BBC Best Building Consultants Sp. z o.o. Sp.k Al. Jerozolimskie 155 02-326 Warszawa e-mail: biuro@bbconsultants.pl</div></div> | |

| BRANŻA | INSTALACJE SANITARNE | |
|---------------|---|--|
| PROJEKTANT | Mariusz Stowiński LOD/2686/PWOS/15 | |
| SPRAWDZAJ ĄCY | Eur Ing mgr inż. Piotr Ściegienka LOD/0479/POOS/06 | |
| OPRACOWANIE | mgr inż. Ma łgorzata Rowińska mgr inż. Aleksandra Bugała mgr inż. Maciej Parada | |

| | | | |
|--|--------------------|-----------------|---------------|
| NAZWA RYSUNKU Profil kanalizacji sanitarnej podstropowej cz.2 | | | |
| NAZWA DOKUMENTY 1912_PB_WK.CO_01_20_00.KAN | | | |
| TOM II | SKALA 1:100/100 | DATA 08.2020 | REWIZJA 00 |