


UWAGA

Ścieki chemiczne z urządzeń należy odprowadzić poprzez neutralizatory w wykonaniu szacelnym, nie wydzielające żadnych zapachów. Oznaczenie urządzeń wymagających neutralizacji ścieków zostanie doprecyzowane na etapie projektu wykonawczego.

LEGENDA

- [illegible]

Wskazywanie funkcji i roli w organizmie jest w tym przypadku szczególnie istotne, ponieważ w literaturze nie ma jednoznacznych danych na temat funkcji i roli w organizmie. Wskazywanie funkcji i roli w organizmie jest w tym przypadku szczególnie istotne, ponieważ w literaturze nie ma jednoznacznych danych na temat funkcji i roli w organizmie.

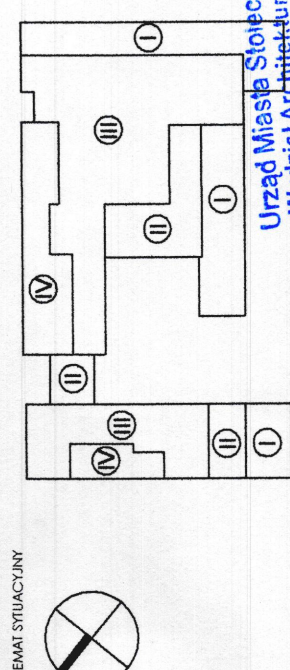



PROJEKT BUDOWLANY

UJ. Nowowiejska 159, 02-787 Warszawa
dz.nr e. 146513, 08 czerwiec 1994
obrób ewidencyjny 1-10-12 str. 114/2

[illegible]

UJ.NOWOURSYNOWSKA 166, 02-787 WARSZAWA

INSTALACJE SANITARNE

OBJEKTANT	Markisz Showfield LOD/2684/PWOS/15	
WYDAWCA	Bur ing mgr Int. Piotr Szclegienka LOD/0479/POOS/06	
WYKONAWCA	www.int. Markisz Showfield	

mgr inż. Aleksandra Bugata

ZAWA RYSUNKU		RZUT PIWNICY - INSTALACJA KANALIZACJI	
ZAWA KULKURY		1912_PB_WK_CO_01_20_01.K	
1	II	SKALA 1 : 100	DATA 06.2020
		REWELIA	